



仮設にて全て持ち込み

工事名称	SAGA2024 佐賀市 ライフル射撃(25m)競技(本大会)	映像-01		
会場名称	佐賀県警察学校	縮尺		
図面名称	映像システム系統図	N・S (A3) 発行	担当	製図
		2024.03.07		

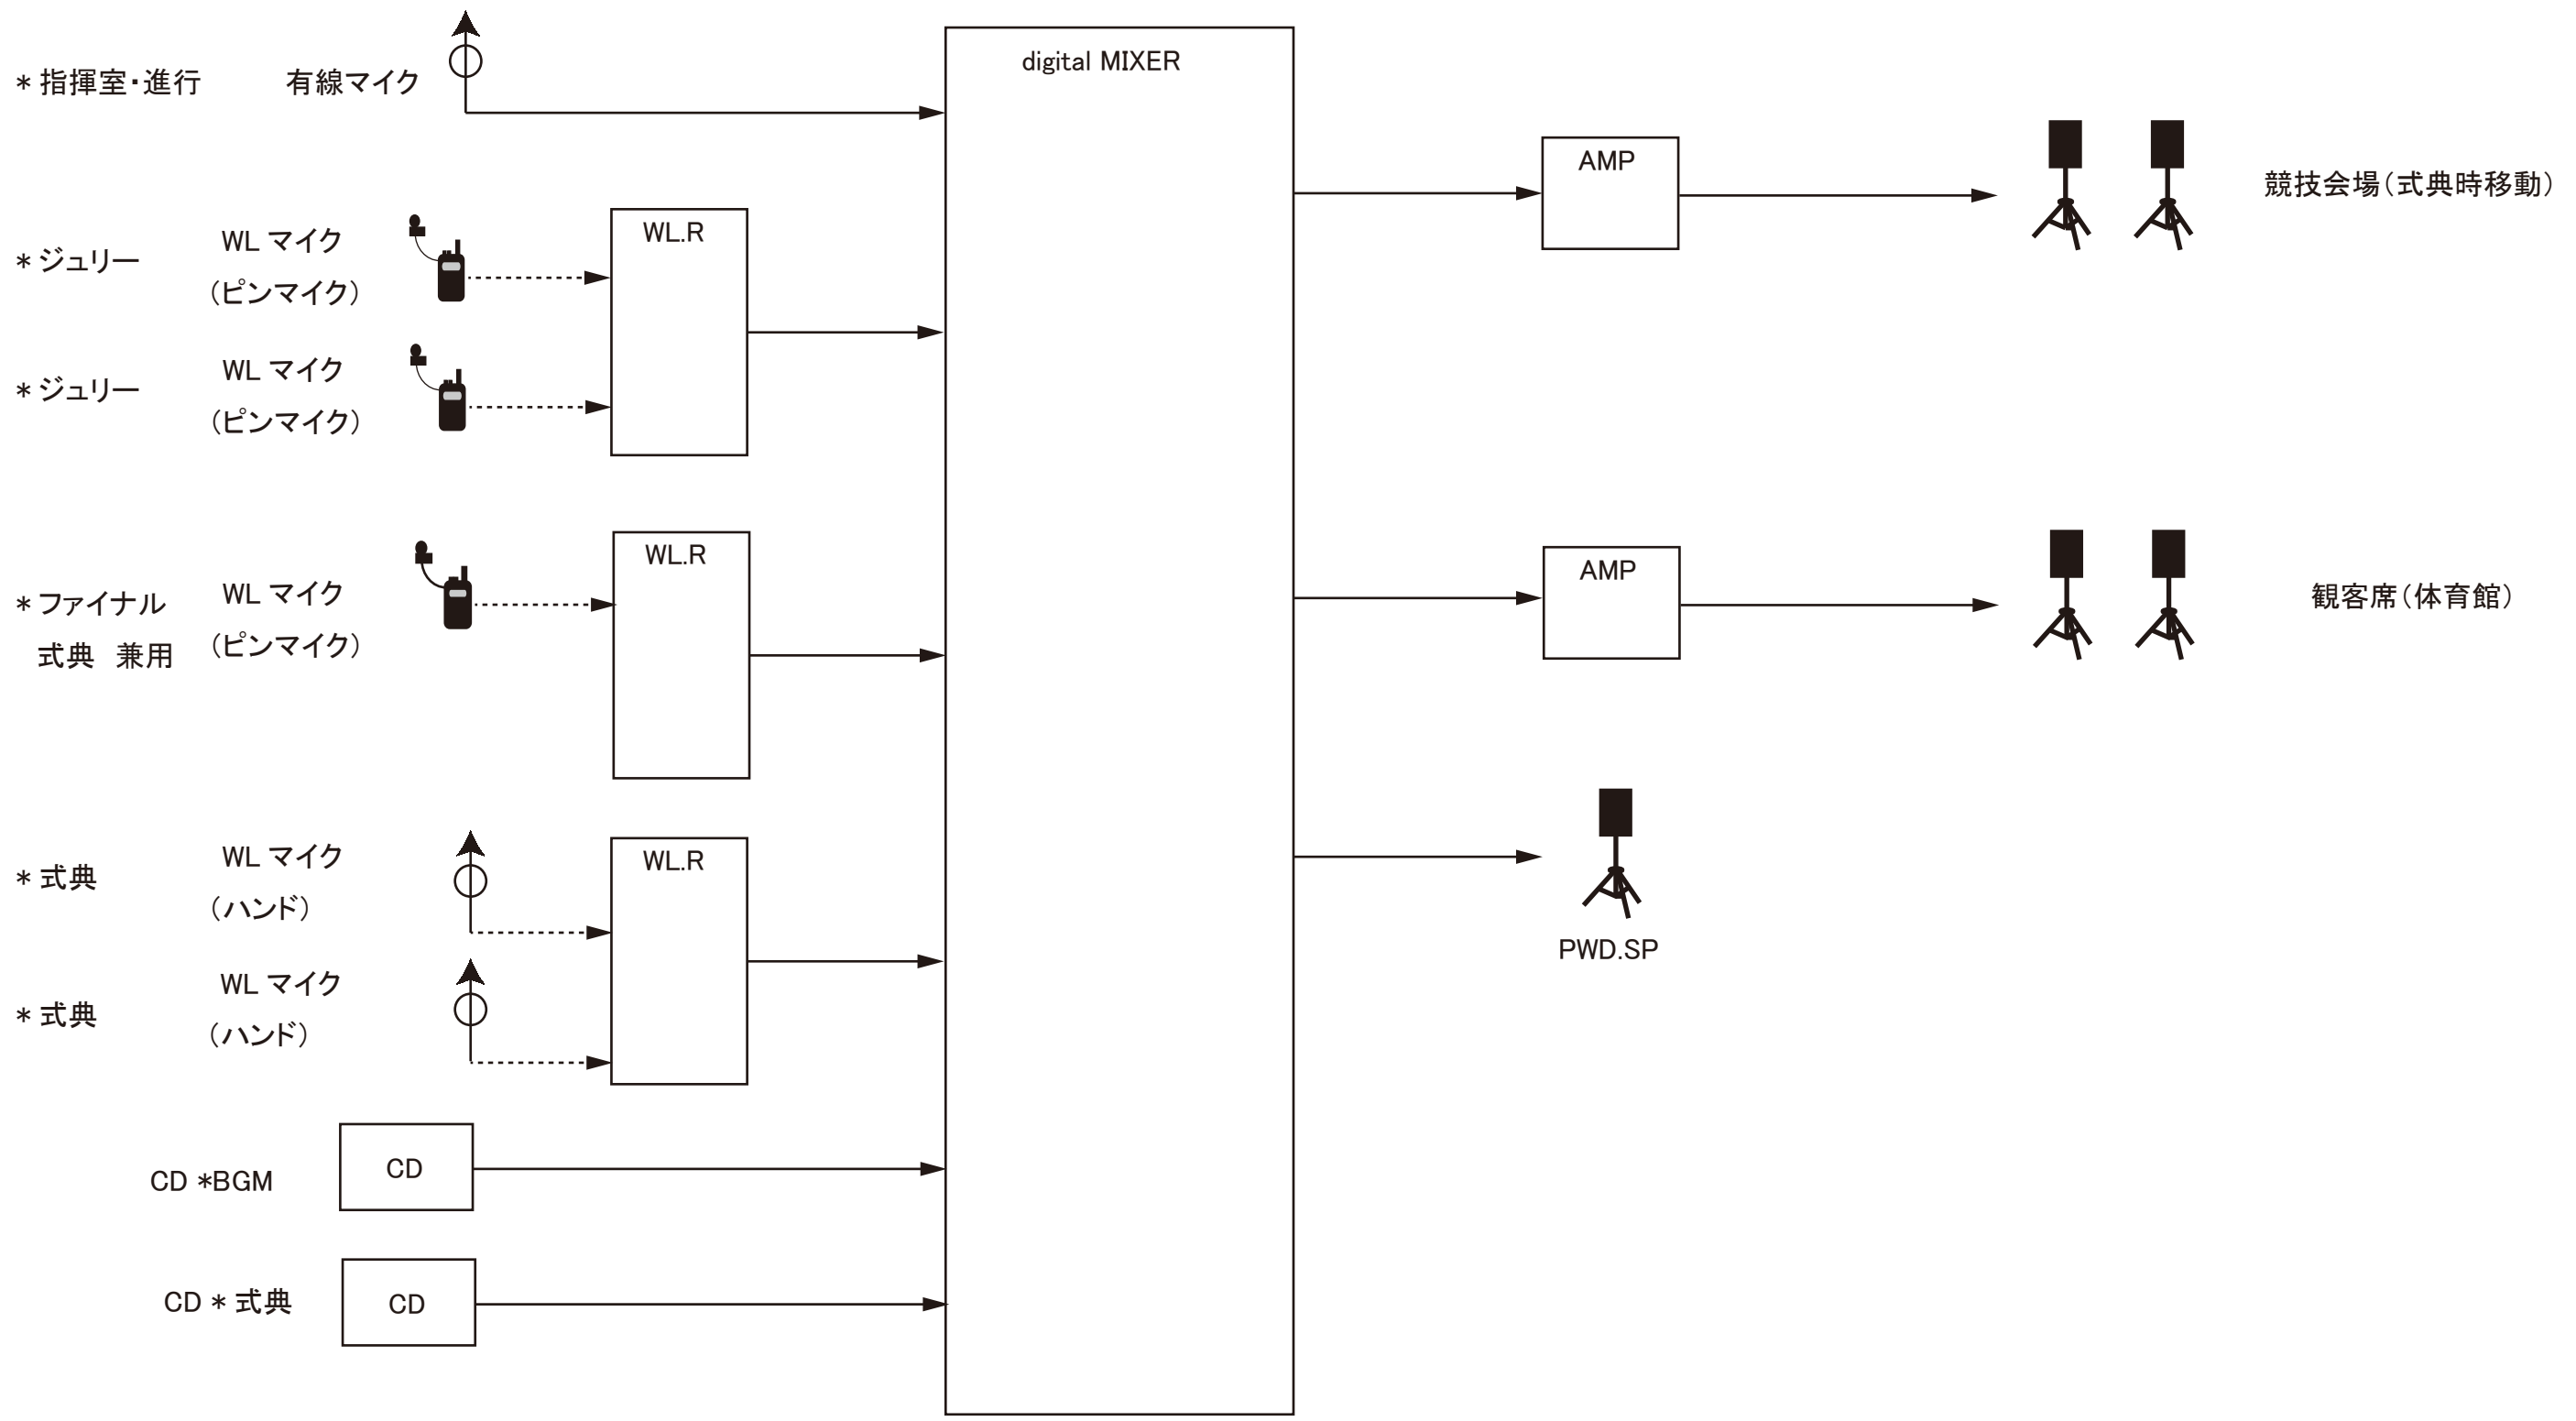


工事名称	SAGA2024 佐賀市 ライフル射撃(25m)競技(本大会)		図面番号	音響-01		
会場名称	佐賀県警察学校	縮尺	N・S (A3)	検印	担当	製図
図面名称	音響システム系統図		発行	2023.03.07		

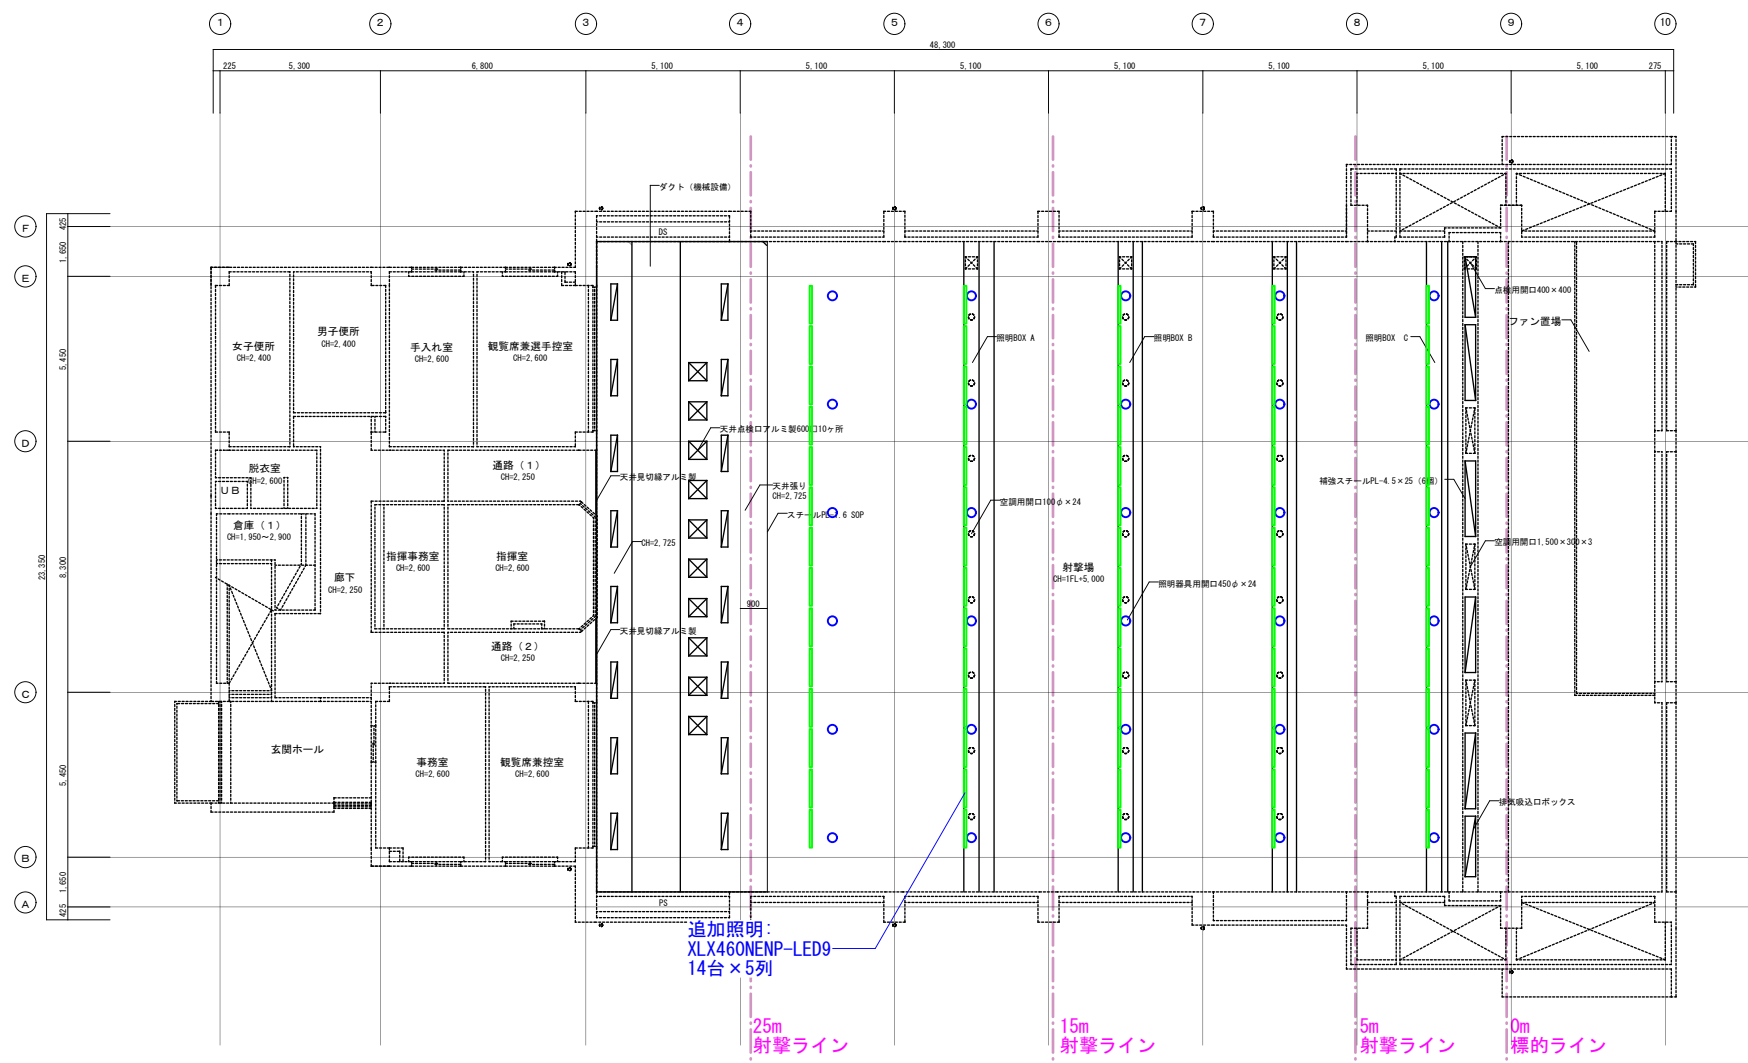

射撃場1階平面図 1/250


	【既存照明】 ○	□
器具品番	XND9941FS-LR9	XLX460NENP-LE9
器具種類	ダウンライト	一体型LED iD 直付 i スタイル
ランプ	LED5000_85_17880	LED5000_85_6900
全光束	17880 lm	6900 lm
保守率	0.68	0.81
器具コード	K0164060	K0135074
取付高さ	5.5 m	5 m
取付台数	30 台	70 台

平均照度	1145 lx
最小照度	347 lx
最大照度	1482 lx
G1(最小/平均)	0.303
G2(最小/最大)	0.234

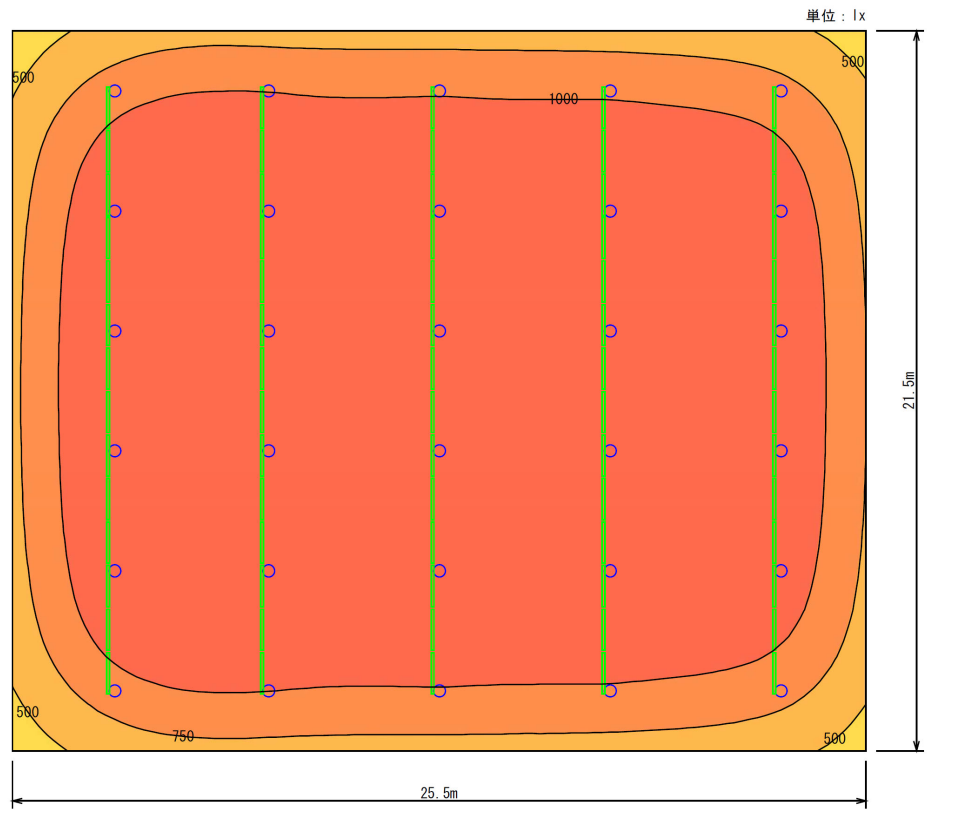


水平面照度分布図

天井高さ5.5m 計算面高さ0m
 反射率：天井 50% 壁 30% 床 10%

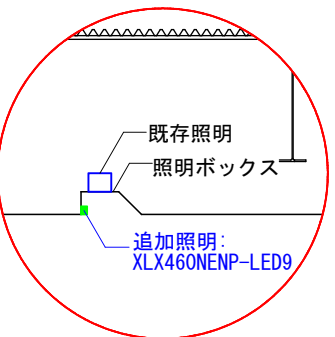



拡大図 1/100

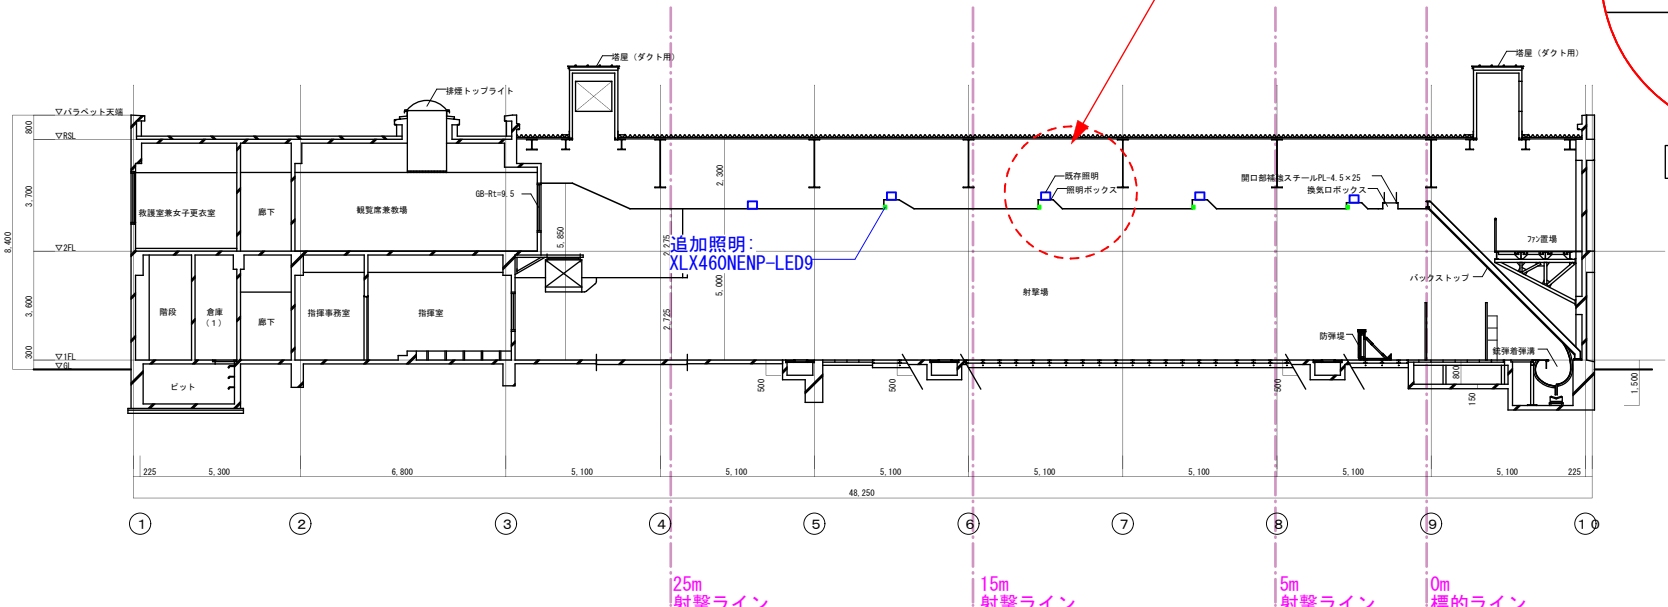

射撃場1階断面図 1/250



工事名称	SAGA2024 佐賀市 ライフル射撃(25m)競技(本大会)		図面番号	照明-01	
会場名称	佐賀県警察学校	縮尺	1/250	検印	担当
図面名称	射撃場 追加照明計画	発行	(A3)	2024.03.07	製図




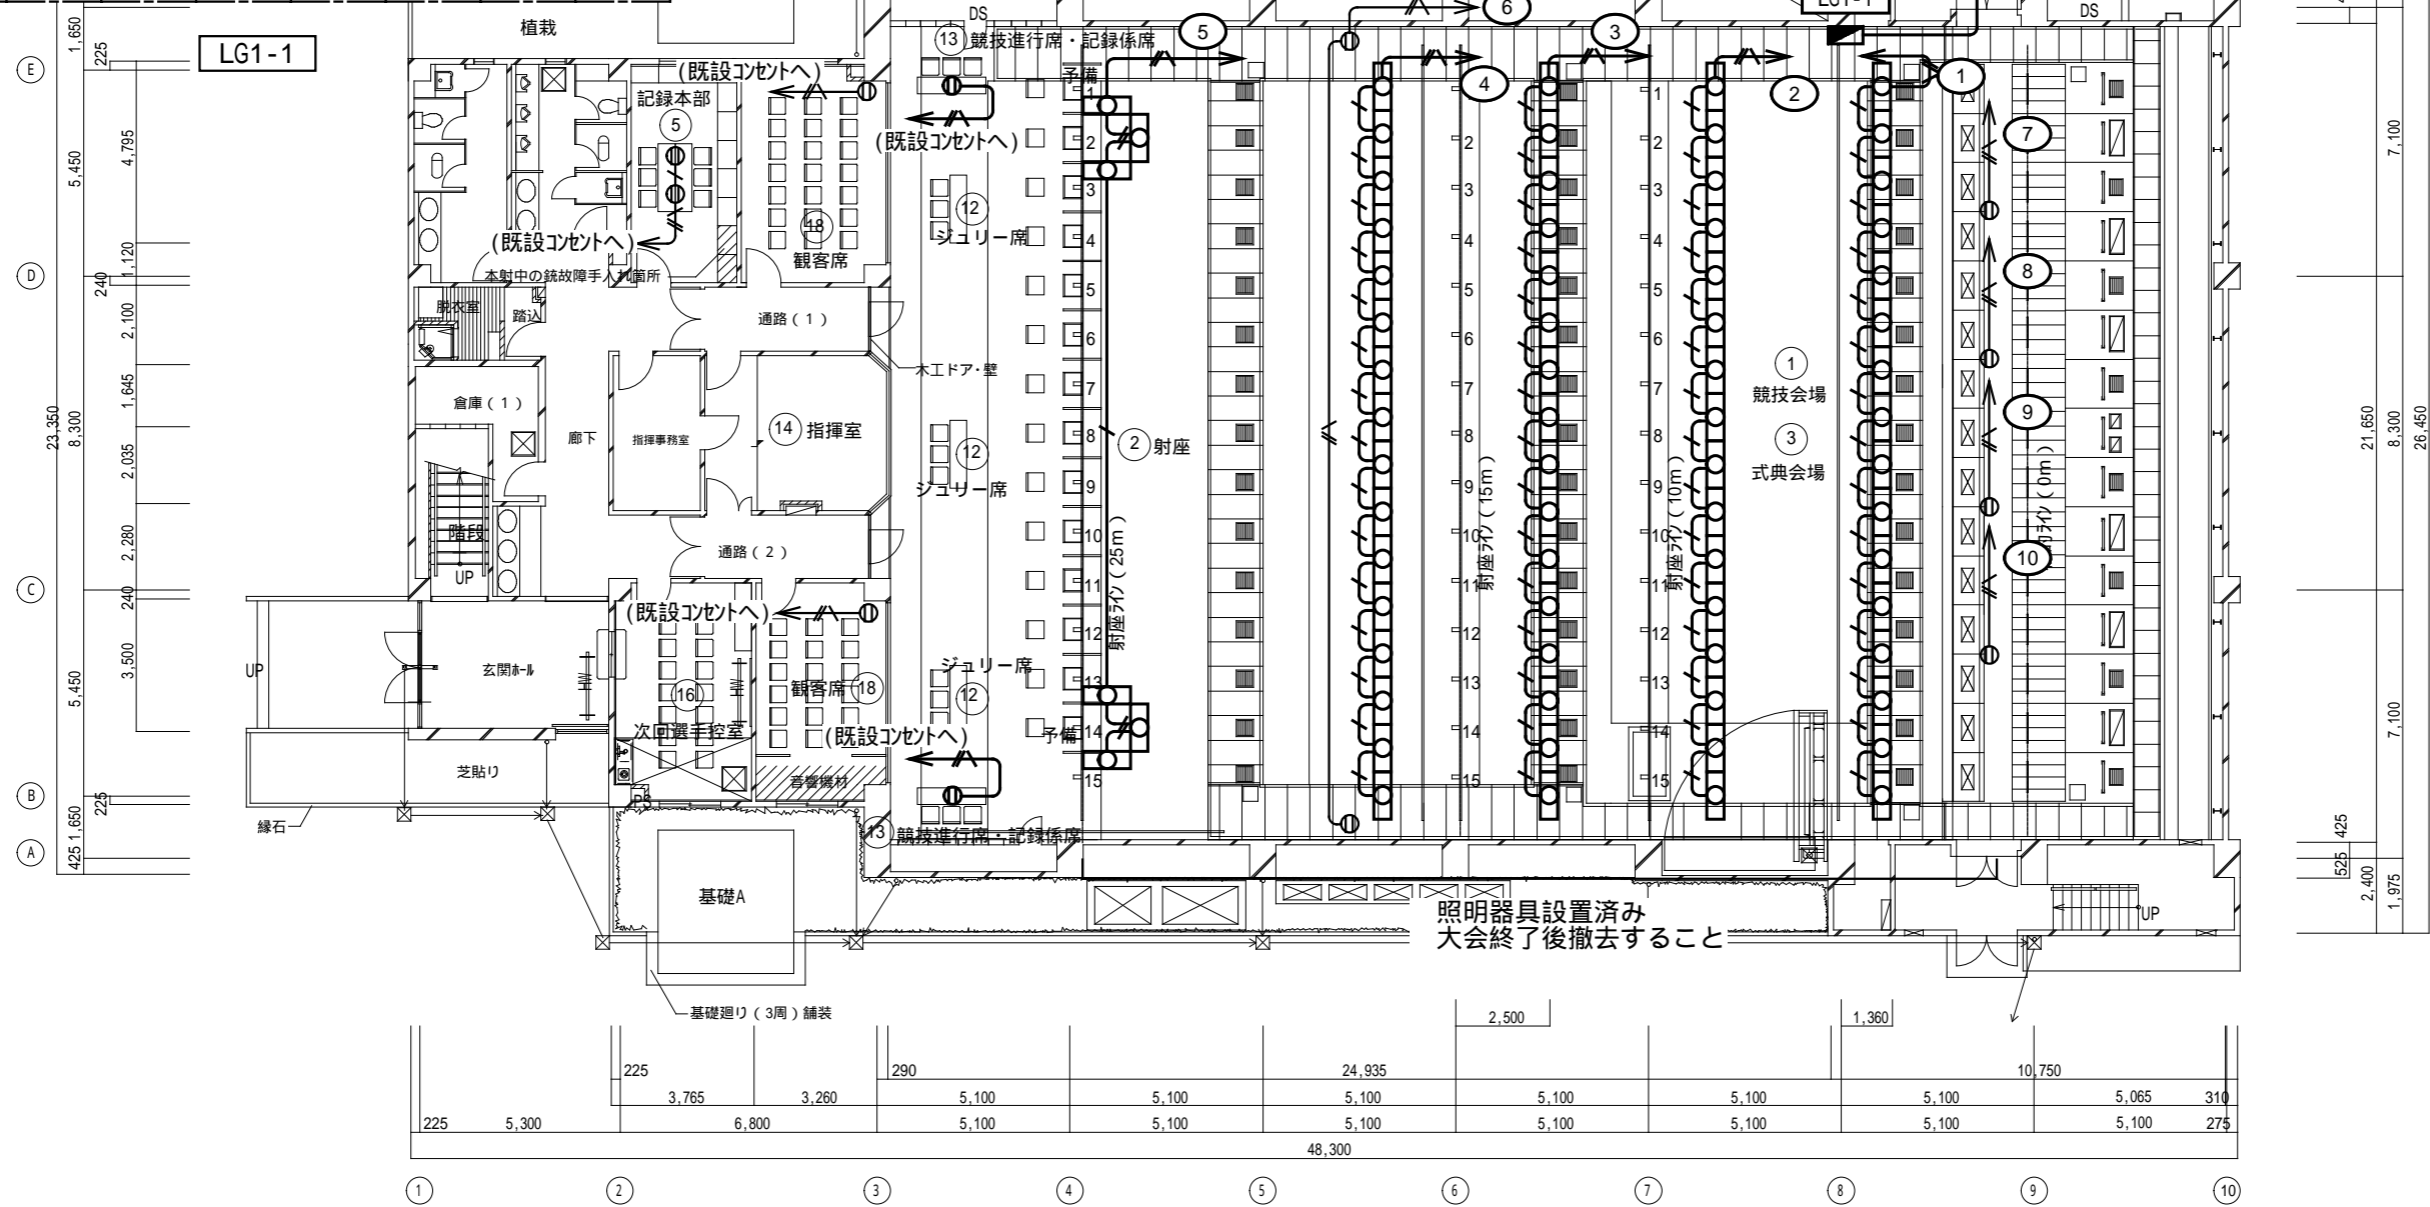
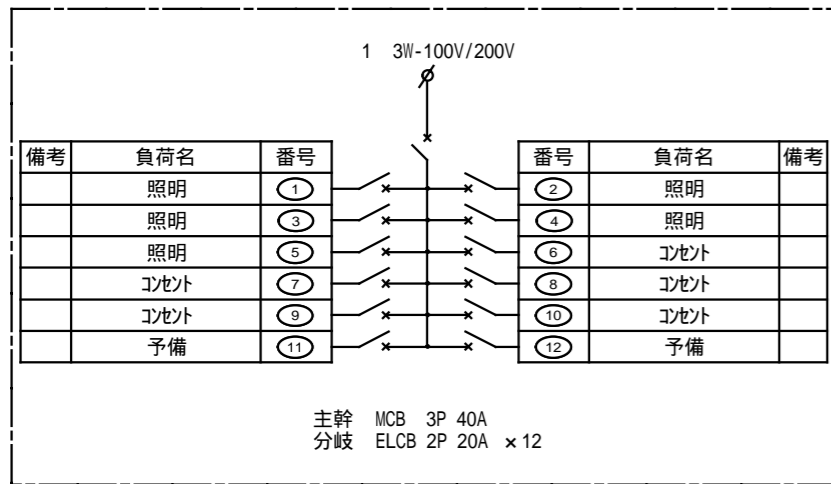


特記なき配管・配線は下記による。

⓪	仮設露出コンセント E付(2口)
— / —	VVF1.6-3C 赤・アース (10ガシ)
— // —	VVF2.0-3C 赤・アース (10ガシ)

- (1) 発電機の設置位置は打合せによる
- (2) 発電機は接地工事を確実に行うこと

工事名称	SAGA2024 佐賀市開催競技	図面番号	電気-01		
会場名称	ライフルCP競技(本大会)	縮尺	1/200	検印	担当
図面名称	射撃場1F	発行	2024/03/06		

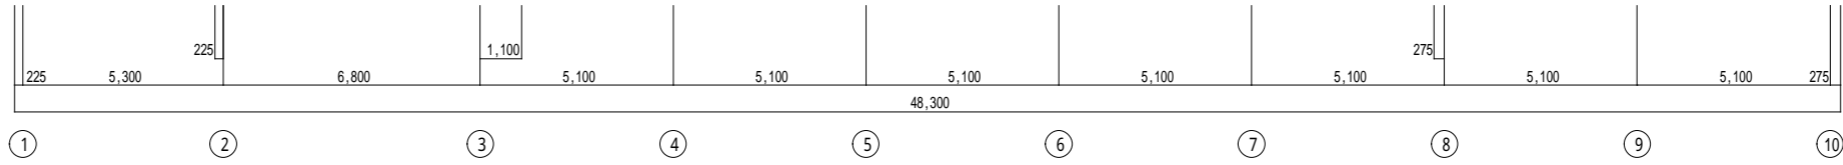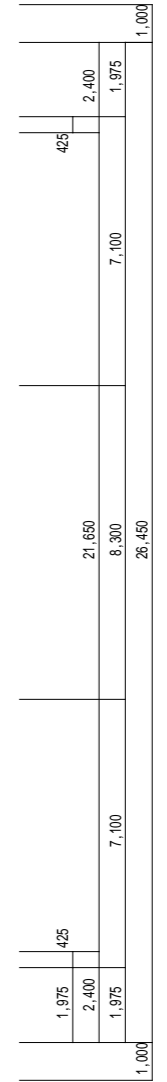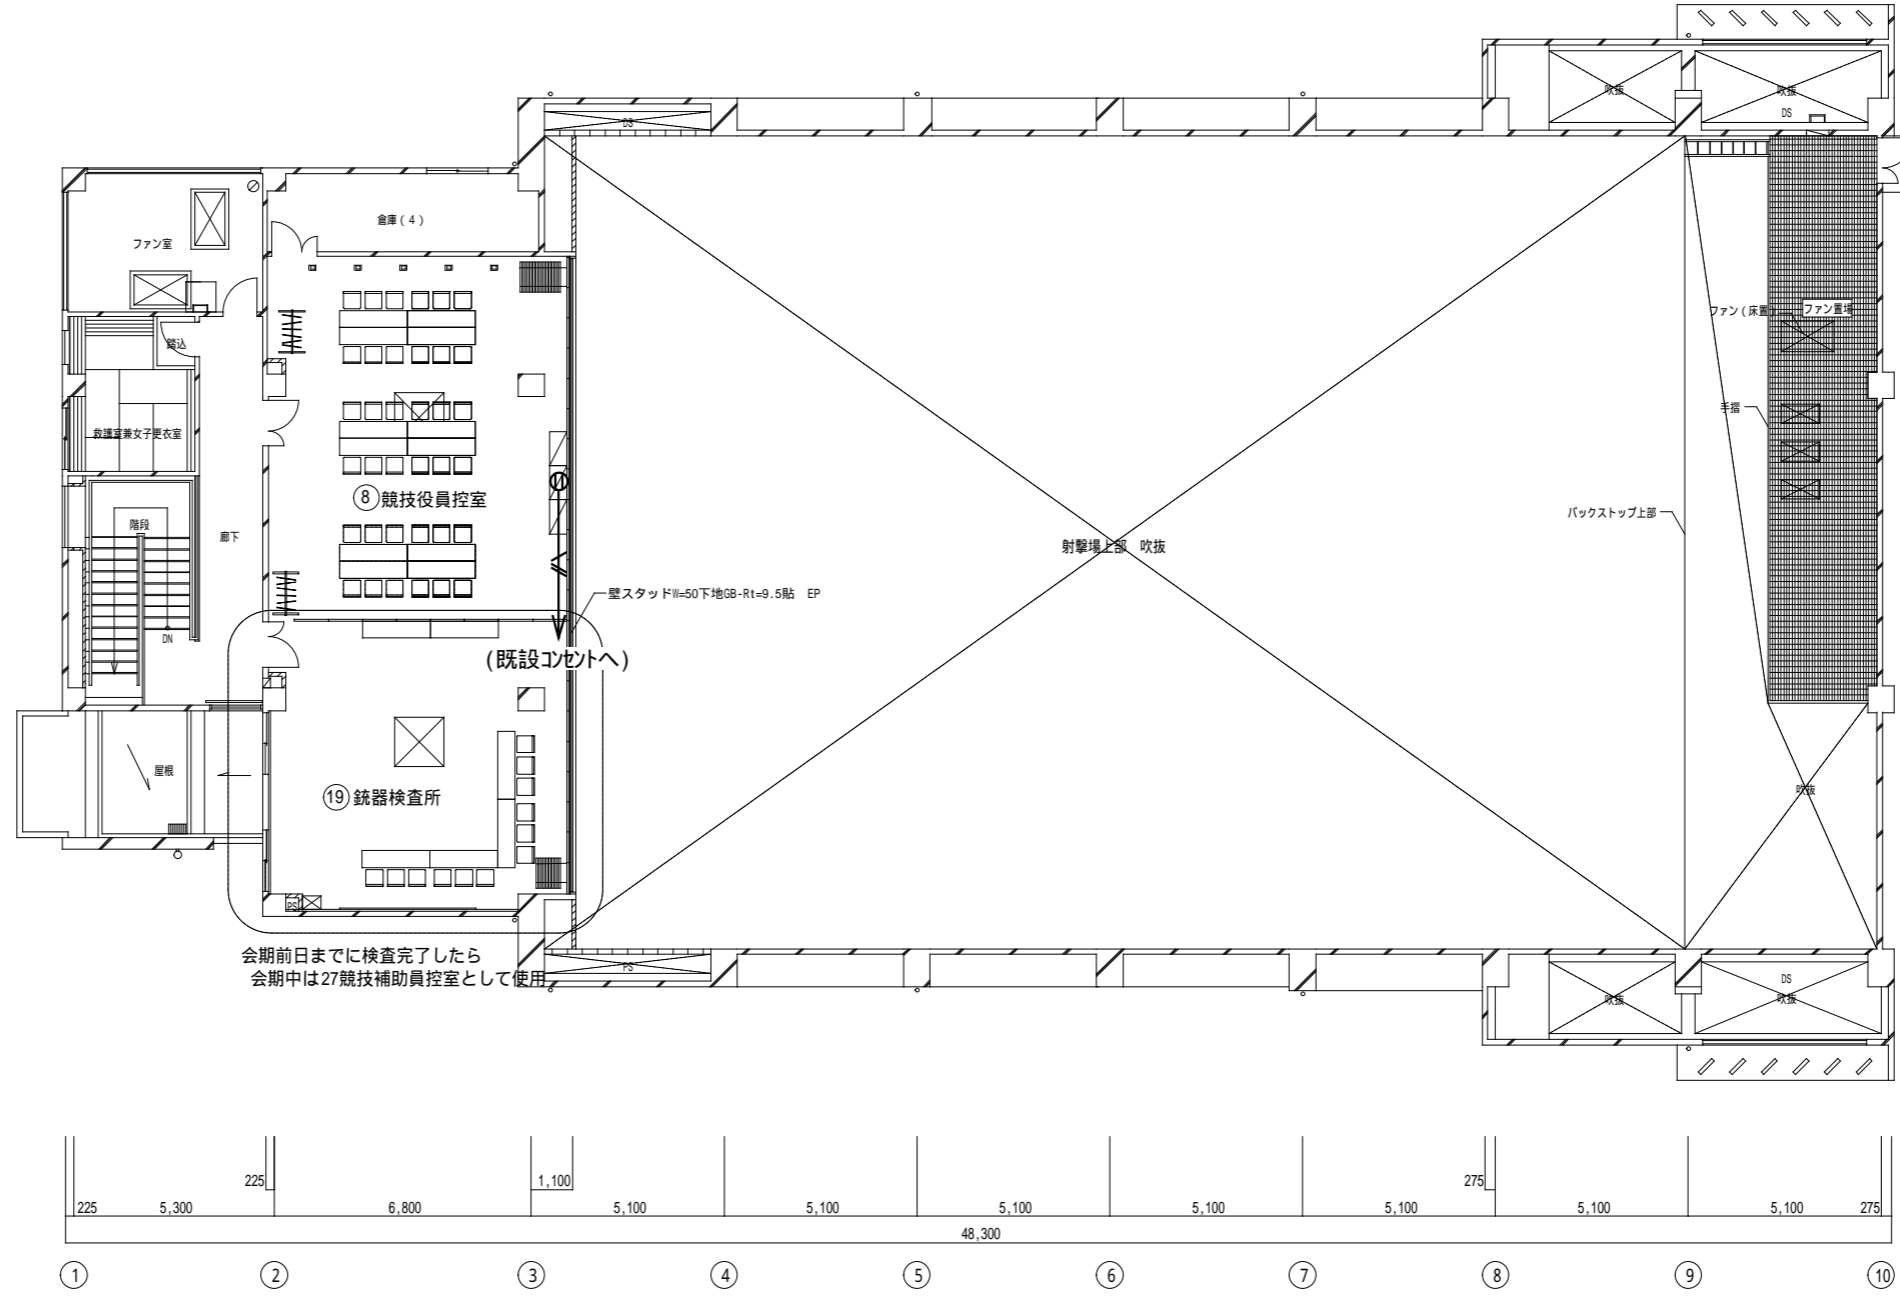
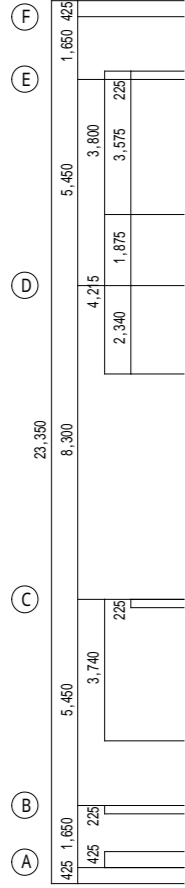
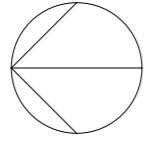


特記なき配管・配線は下記による。


①	仮設露出コンセント E付(2口)
—//—	VVF2.0-3C 赤・アース (10ガシ)

【佐賀県警察学校】

工事名称	SAGA2024 佐賀市開催競技	図面番号	電気-02		
会場名称	ライフルCP競技(本大会)	縮尺	1/200	検印	担当
図面名称	射撃場2F	発行	2024/03/06		

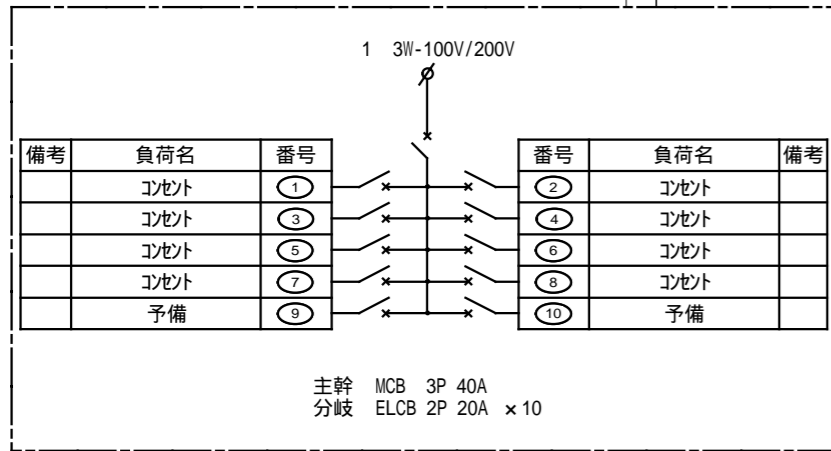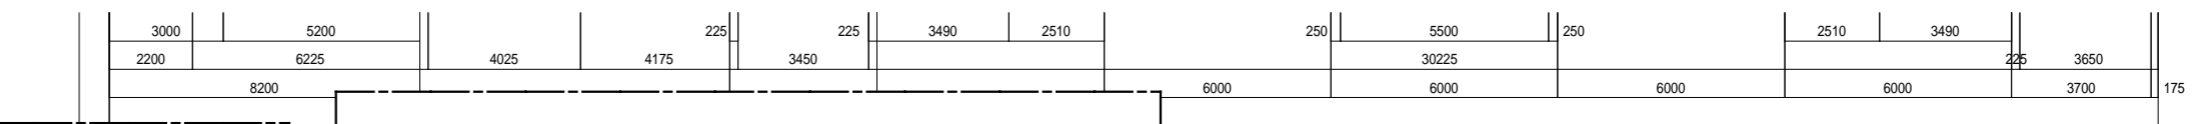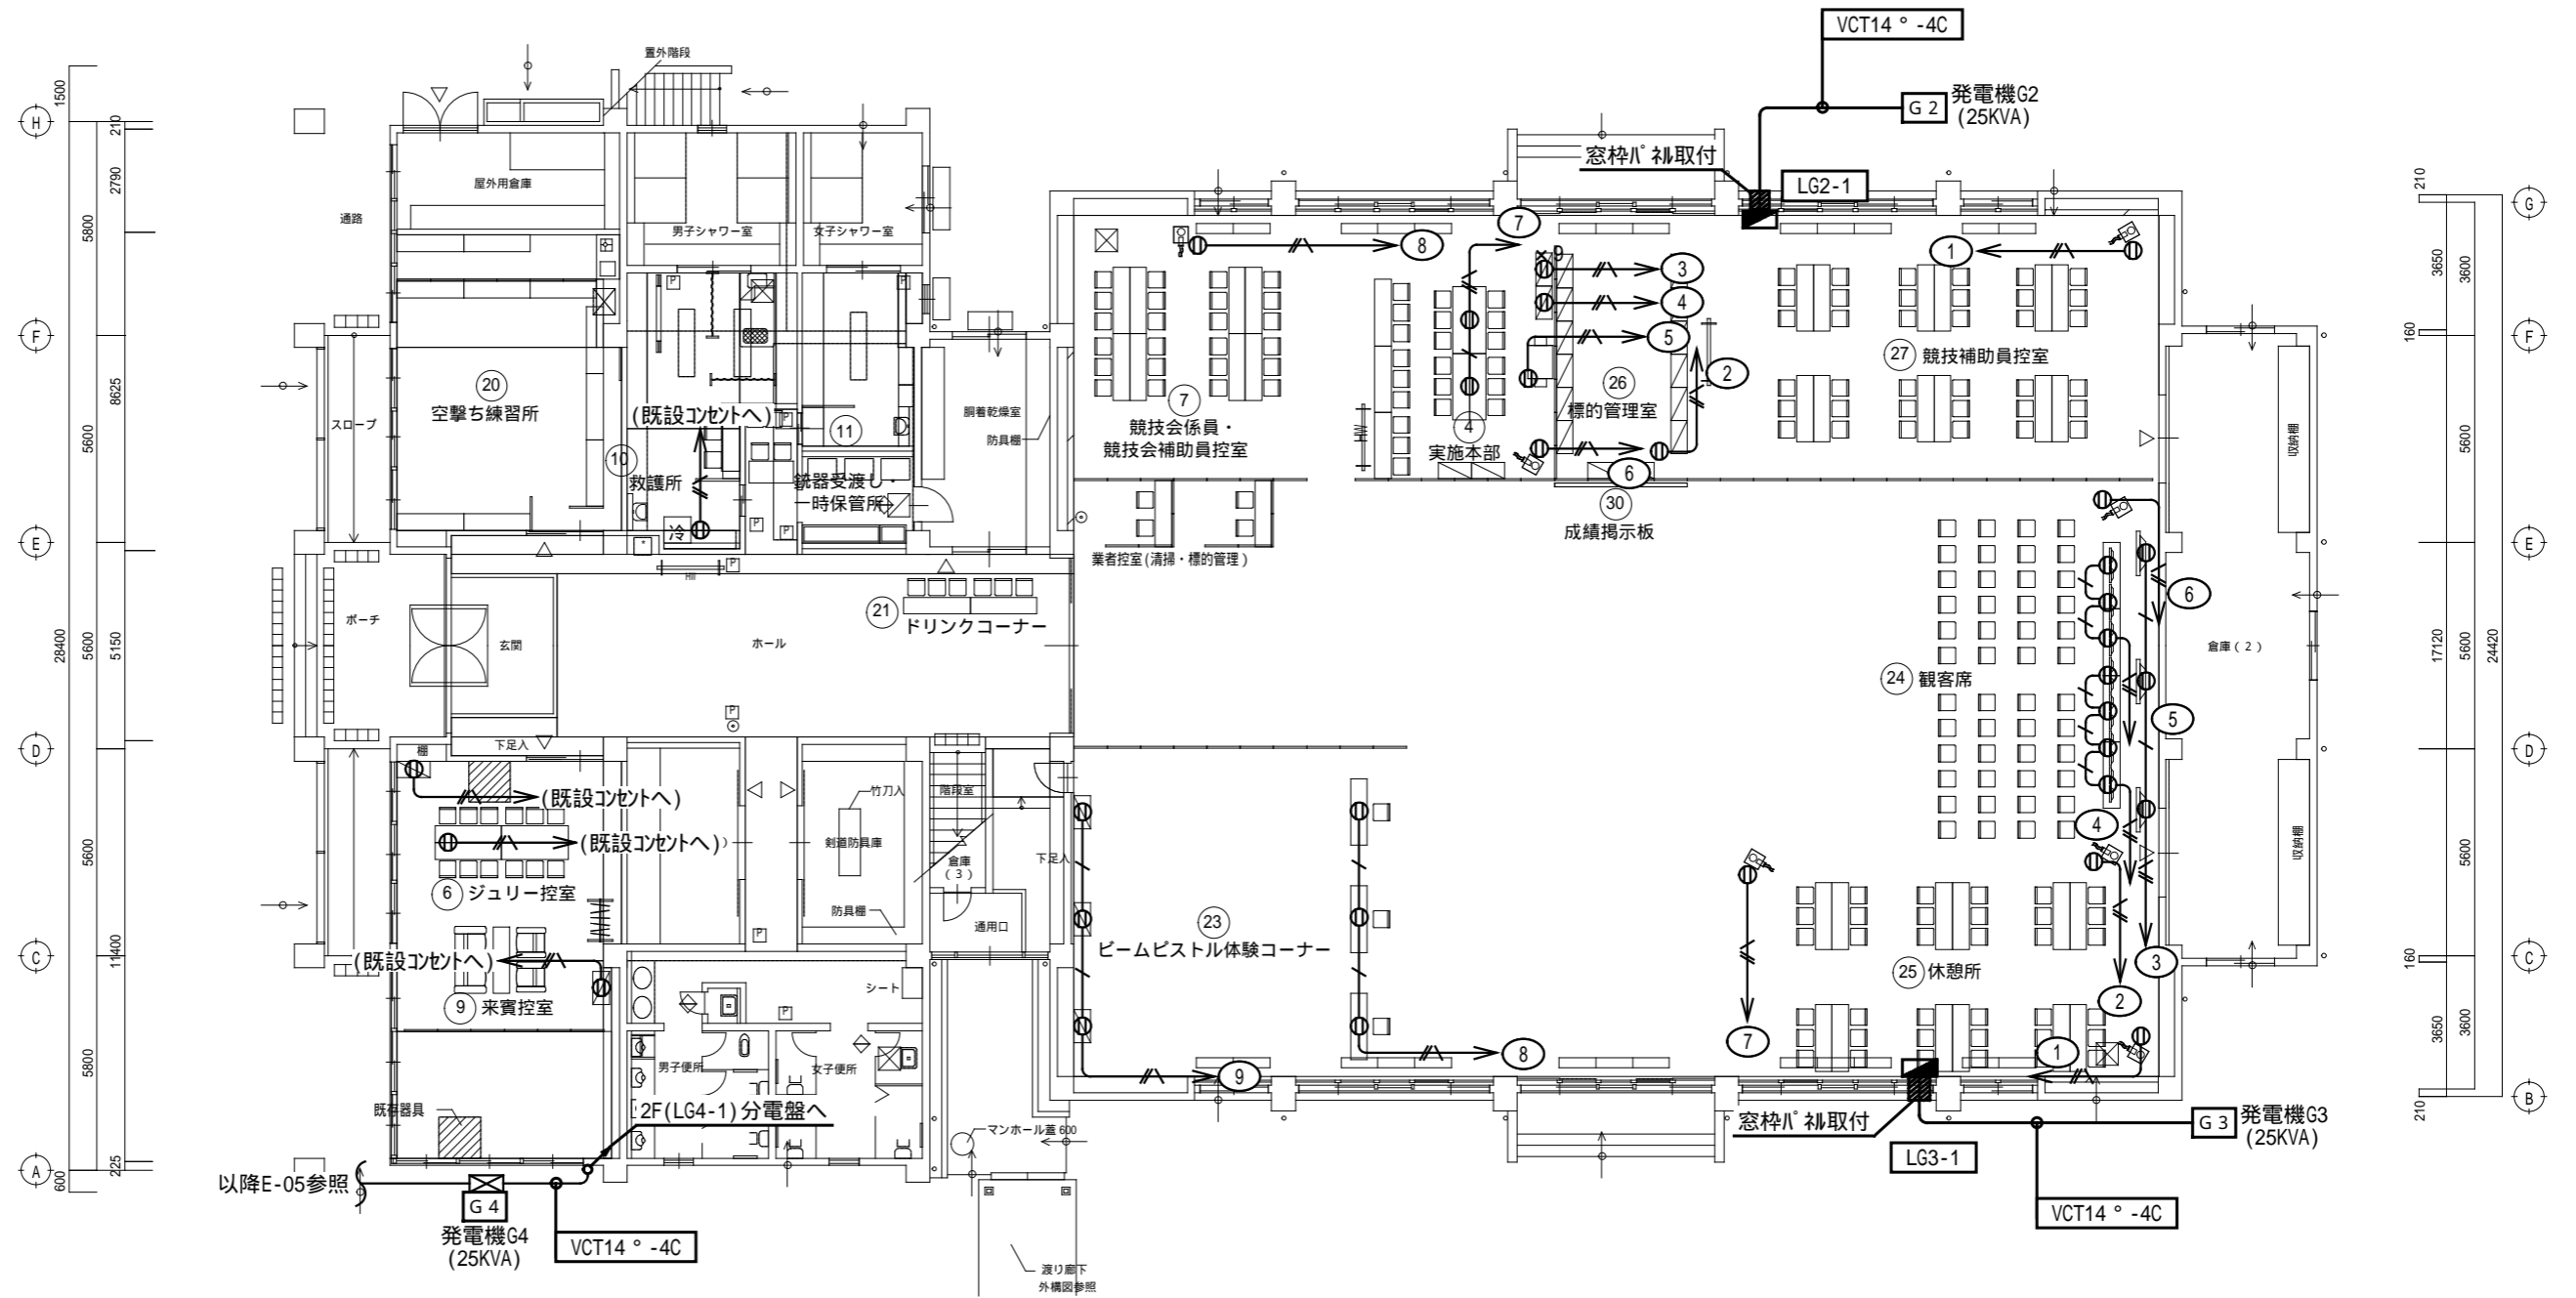

LG2-1

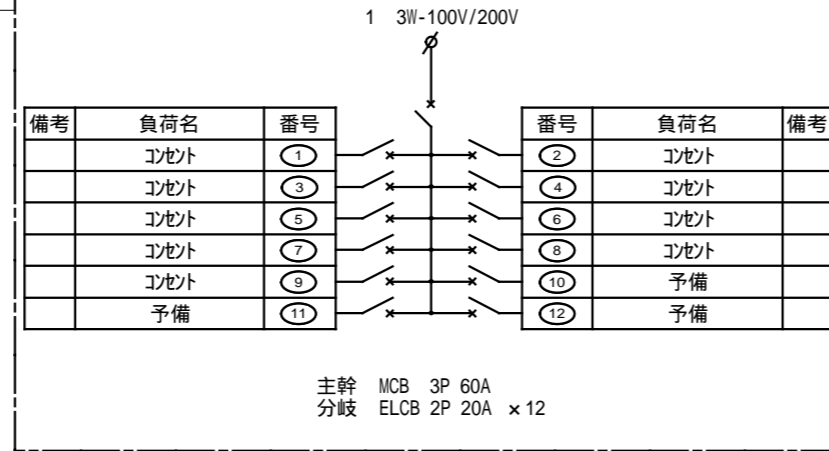

LG3-1



特記なき配管・配線は下記による。

⓪	仮設露出Wコンセント E付(2口)
— / —	VVF1.6-3C 赤・アース (10ガシ)
— // —	VVF2.0-3C 赤・アース (10ガシ)

- 発電機の設置位置は打合せによる
- 発電機は接地工事を確実にすること

【佐賀県警察学校】


工事名称	SAGA2024 佐賀市開催競技	図面番号	電気-03		
会場名称	ライフルCP競技(本大会)	縮尺	1/200	検印	担当
図面名称	体育館1F	発行	2024/03/06		

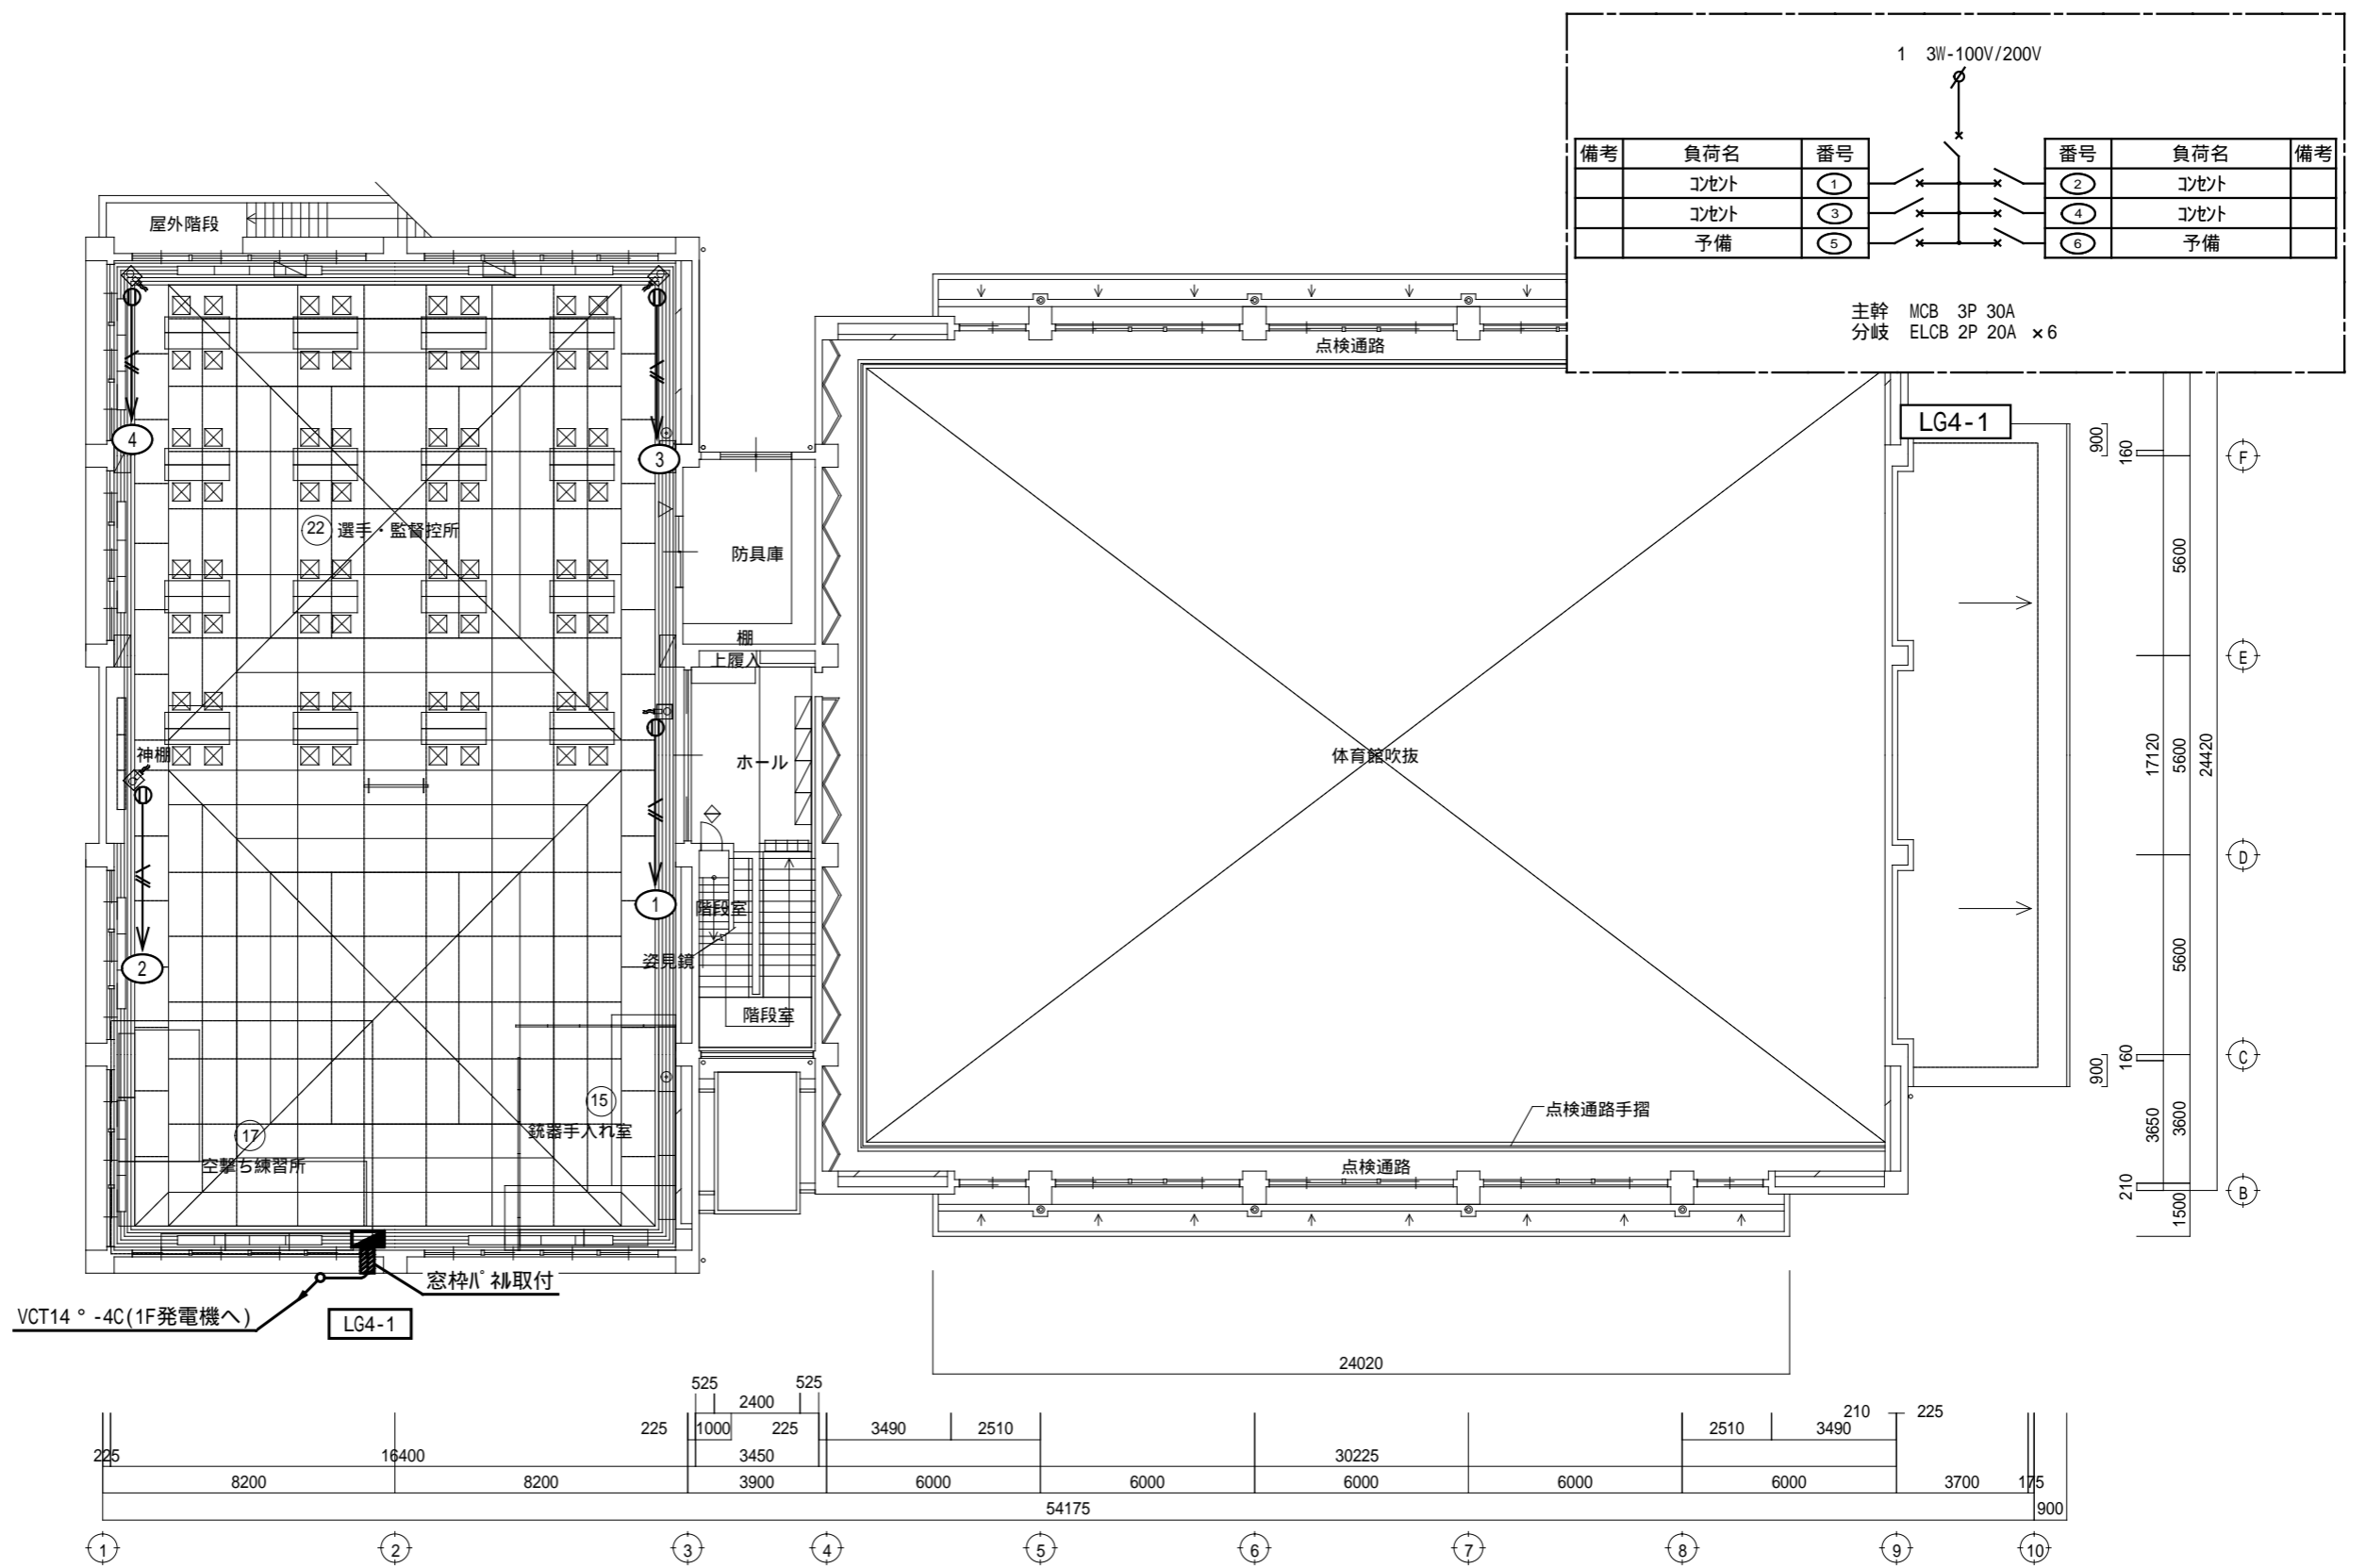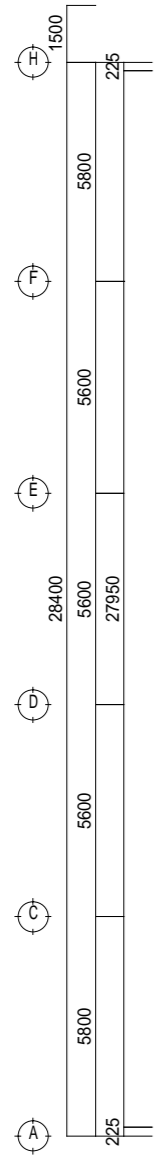

1 3W-100V/200V

備考	負荷名	番号	番号	負荷名	備考
	コンセント	①	②	コンセント	
	コンセント	③	④	コンセント	
	予備	⑤	⑥	予備	

主幹 MCB 3P 30A
分岐 ELCB 2P 20A x 6

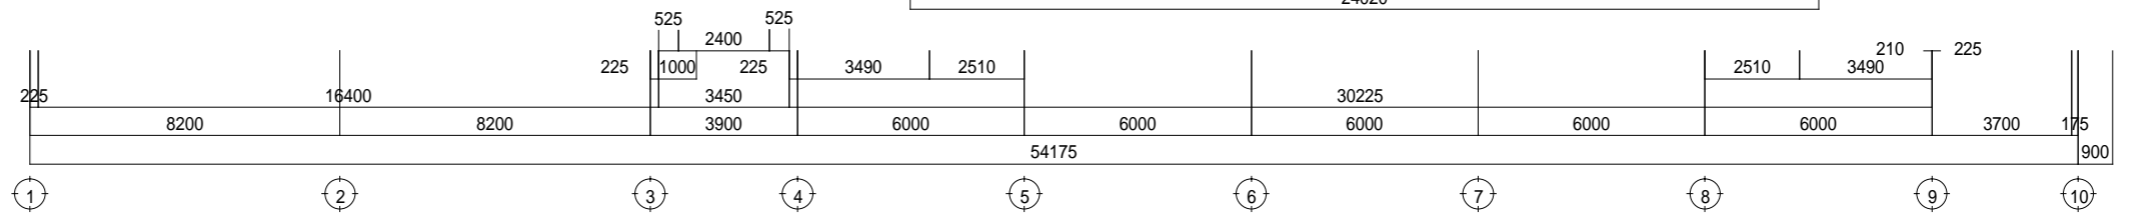






特記なき配管・配線は下記による。

⓪	仮設露出コンセント E付(2口)
—//—	VVF2.0-3C 赤・アース (10ガシ)

- 発電機の設置位置は打合せによる
- 発電機は接地工事を確実にすること

【佐賀県警察学校】

工事名称	SAGA2024 佐賀市開催競技	図面番号	電気-04		
会場名称	ライフルCP競技(本大会)	縮尺	1/200	検印	担当
図面名称	体育館2F	発行	2024/03/06		

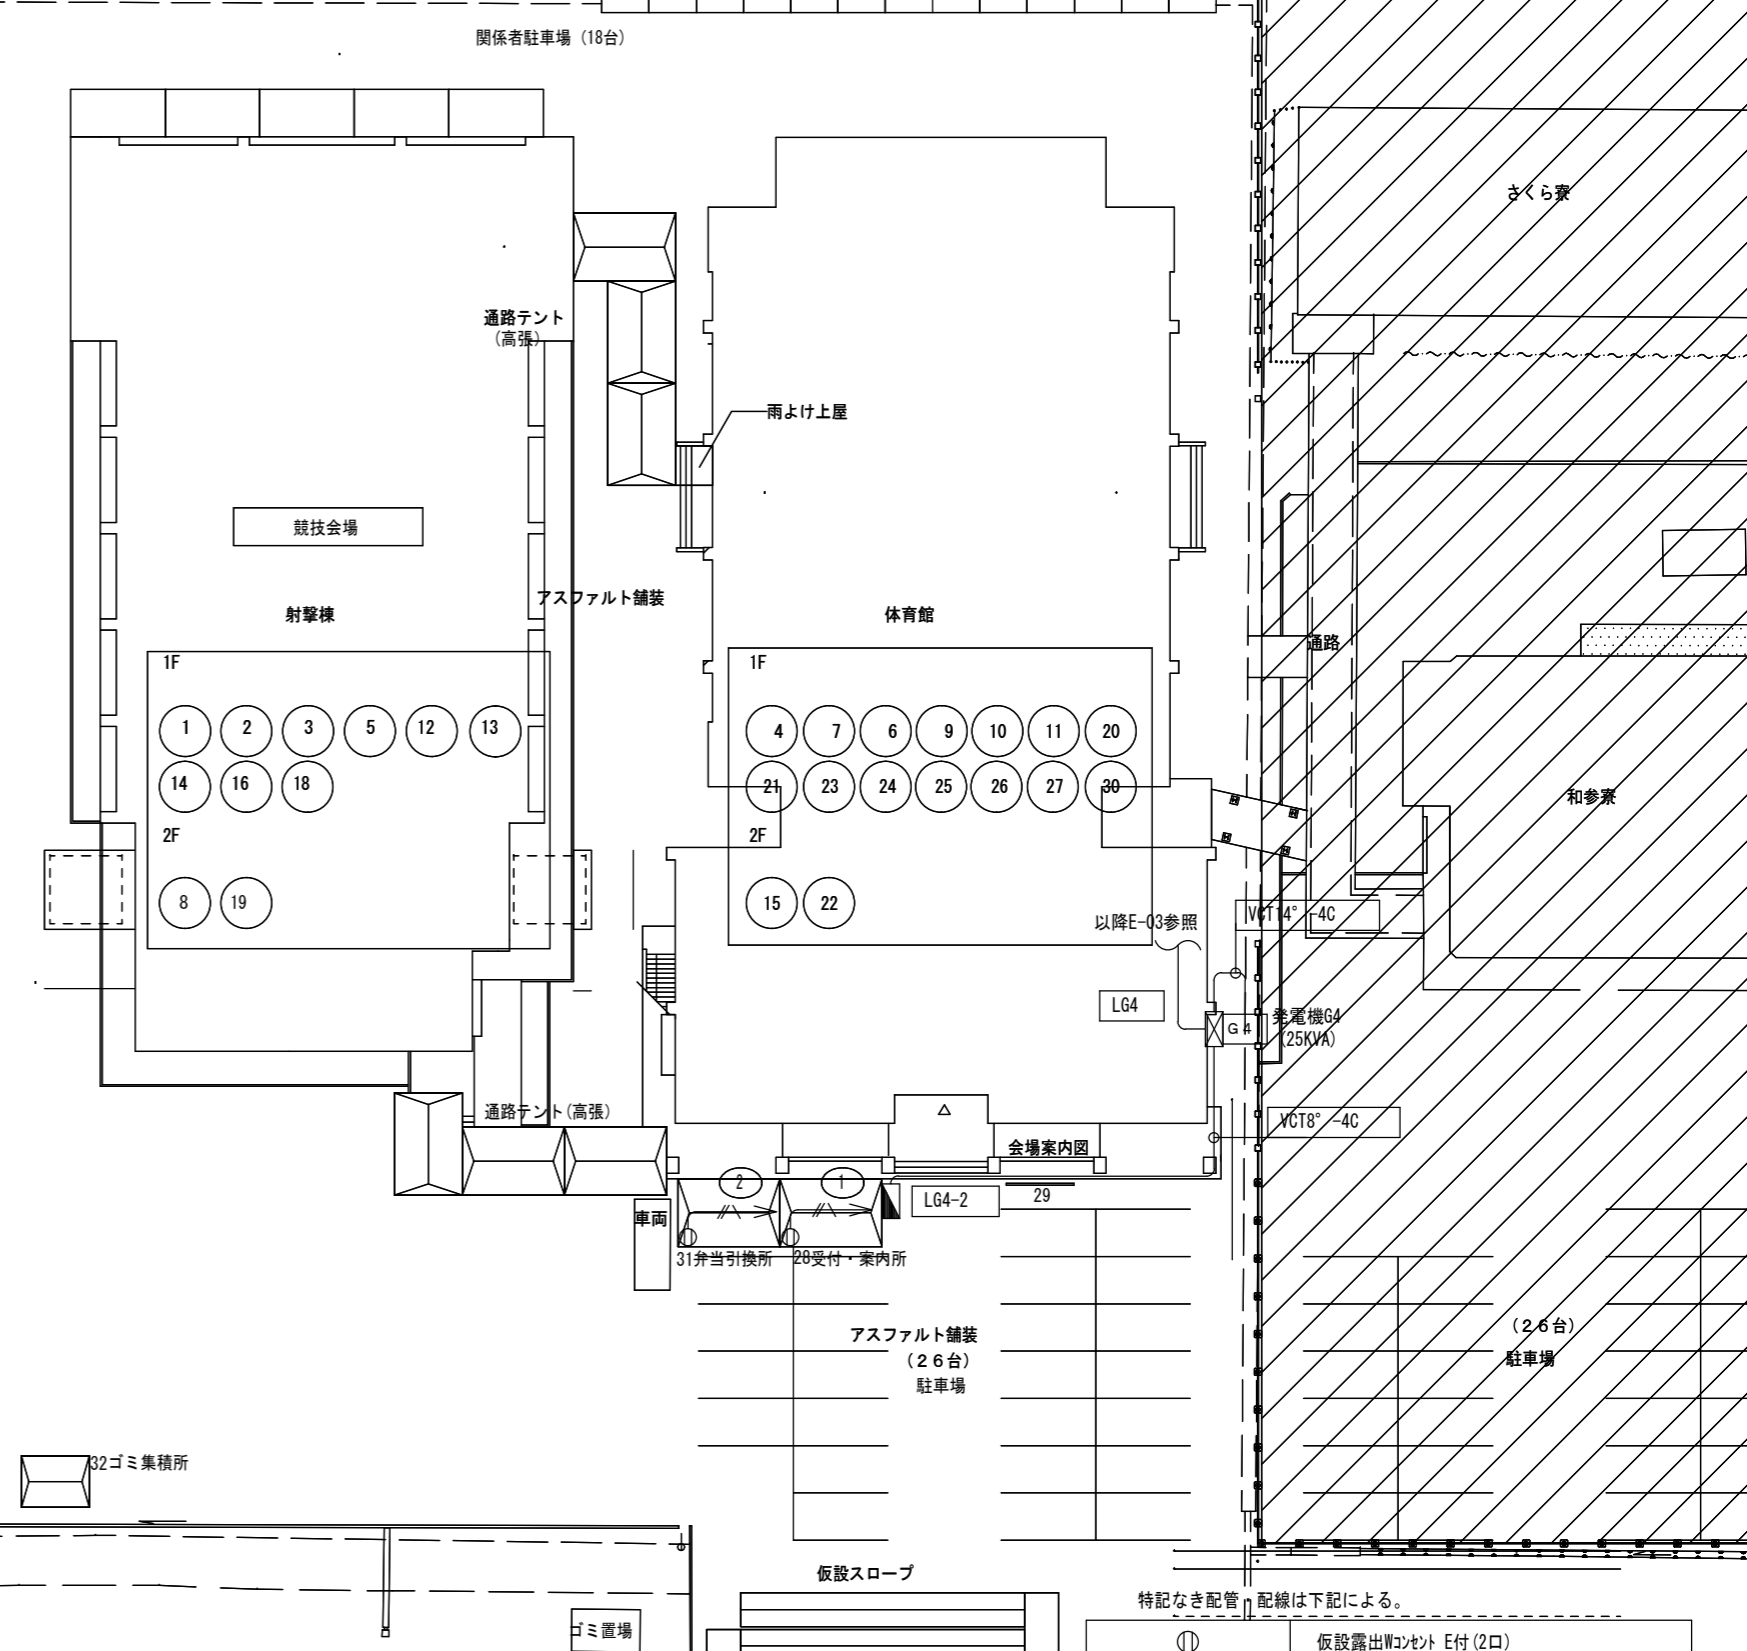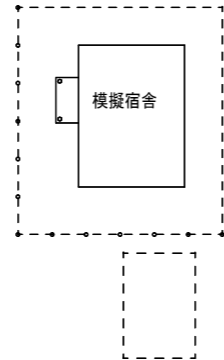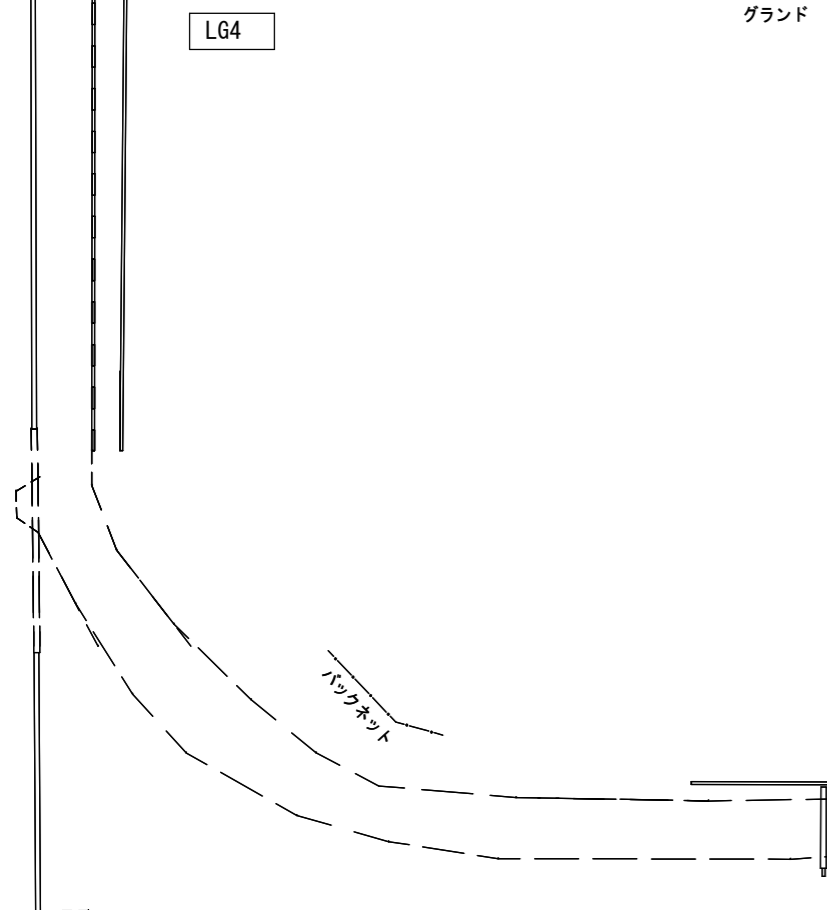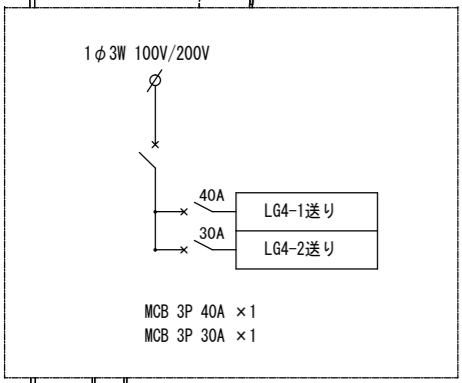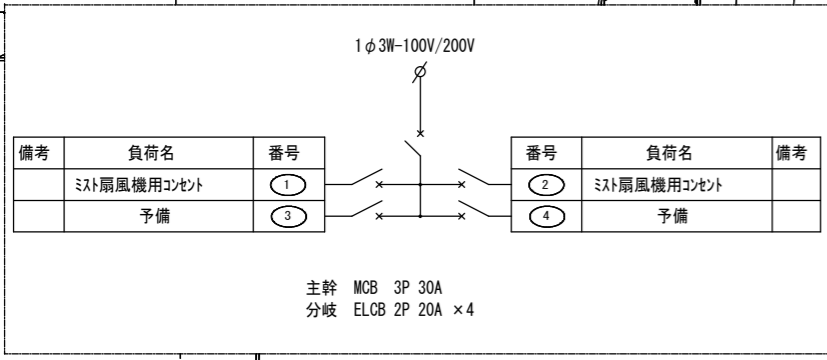

【佐賀県警察学校】

工事名称	SAGA2024 佐賀市開催競技	図面番号	電気-05
会場名称	ライフルCP競技 (本大会)	縮尺	1/400 (A3)
図面名称	会場全体図	発行	2023.03.15
検印	担当	製図	